


-Kopia -
MAPA DO CELÓW PROJEKTOWYCH

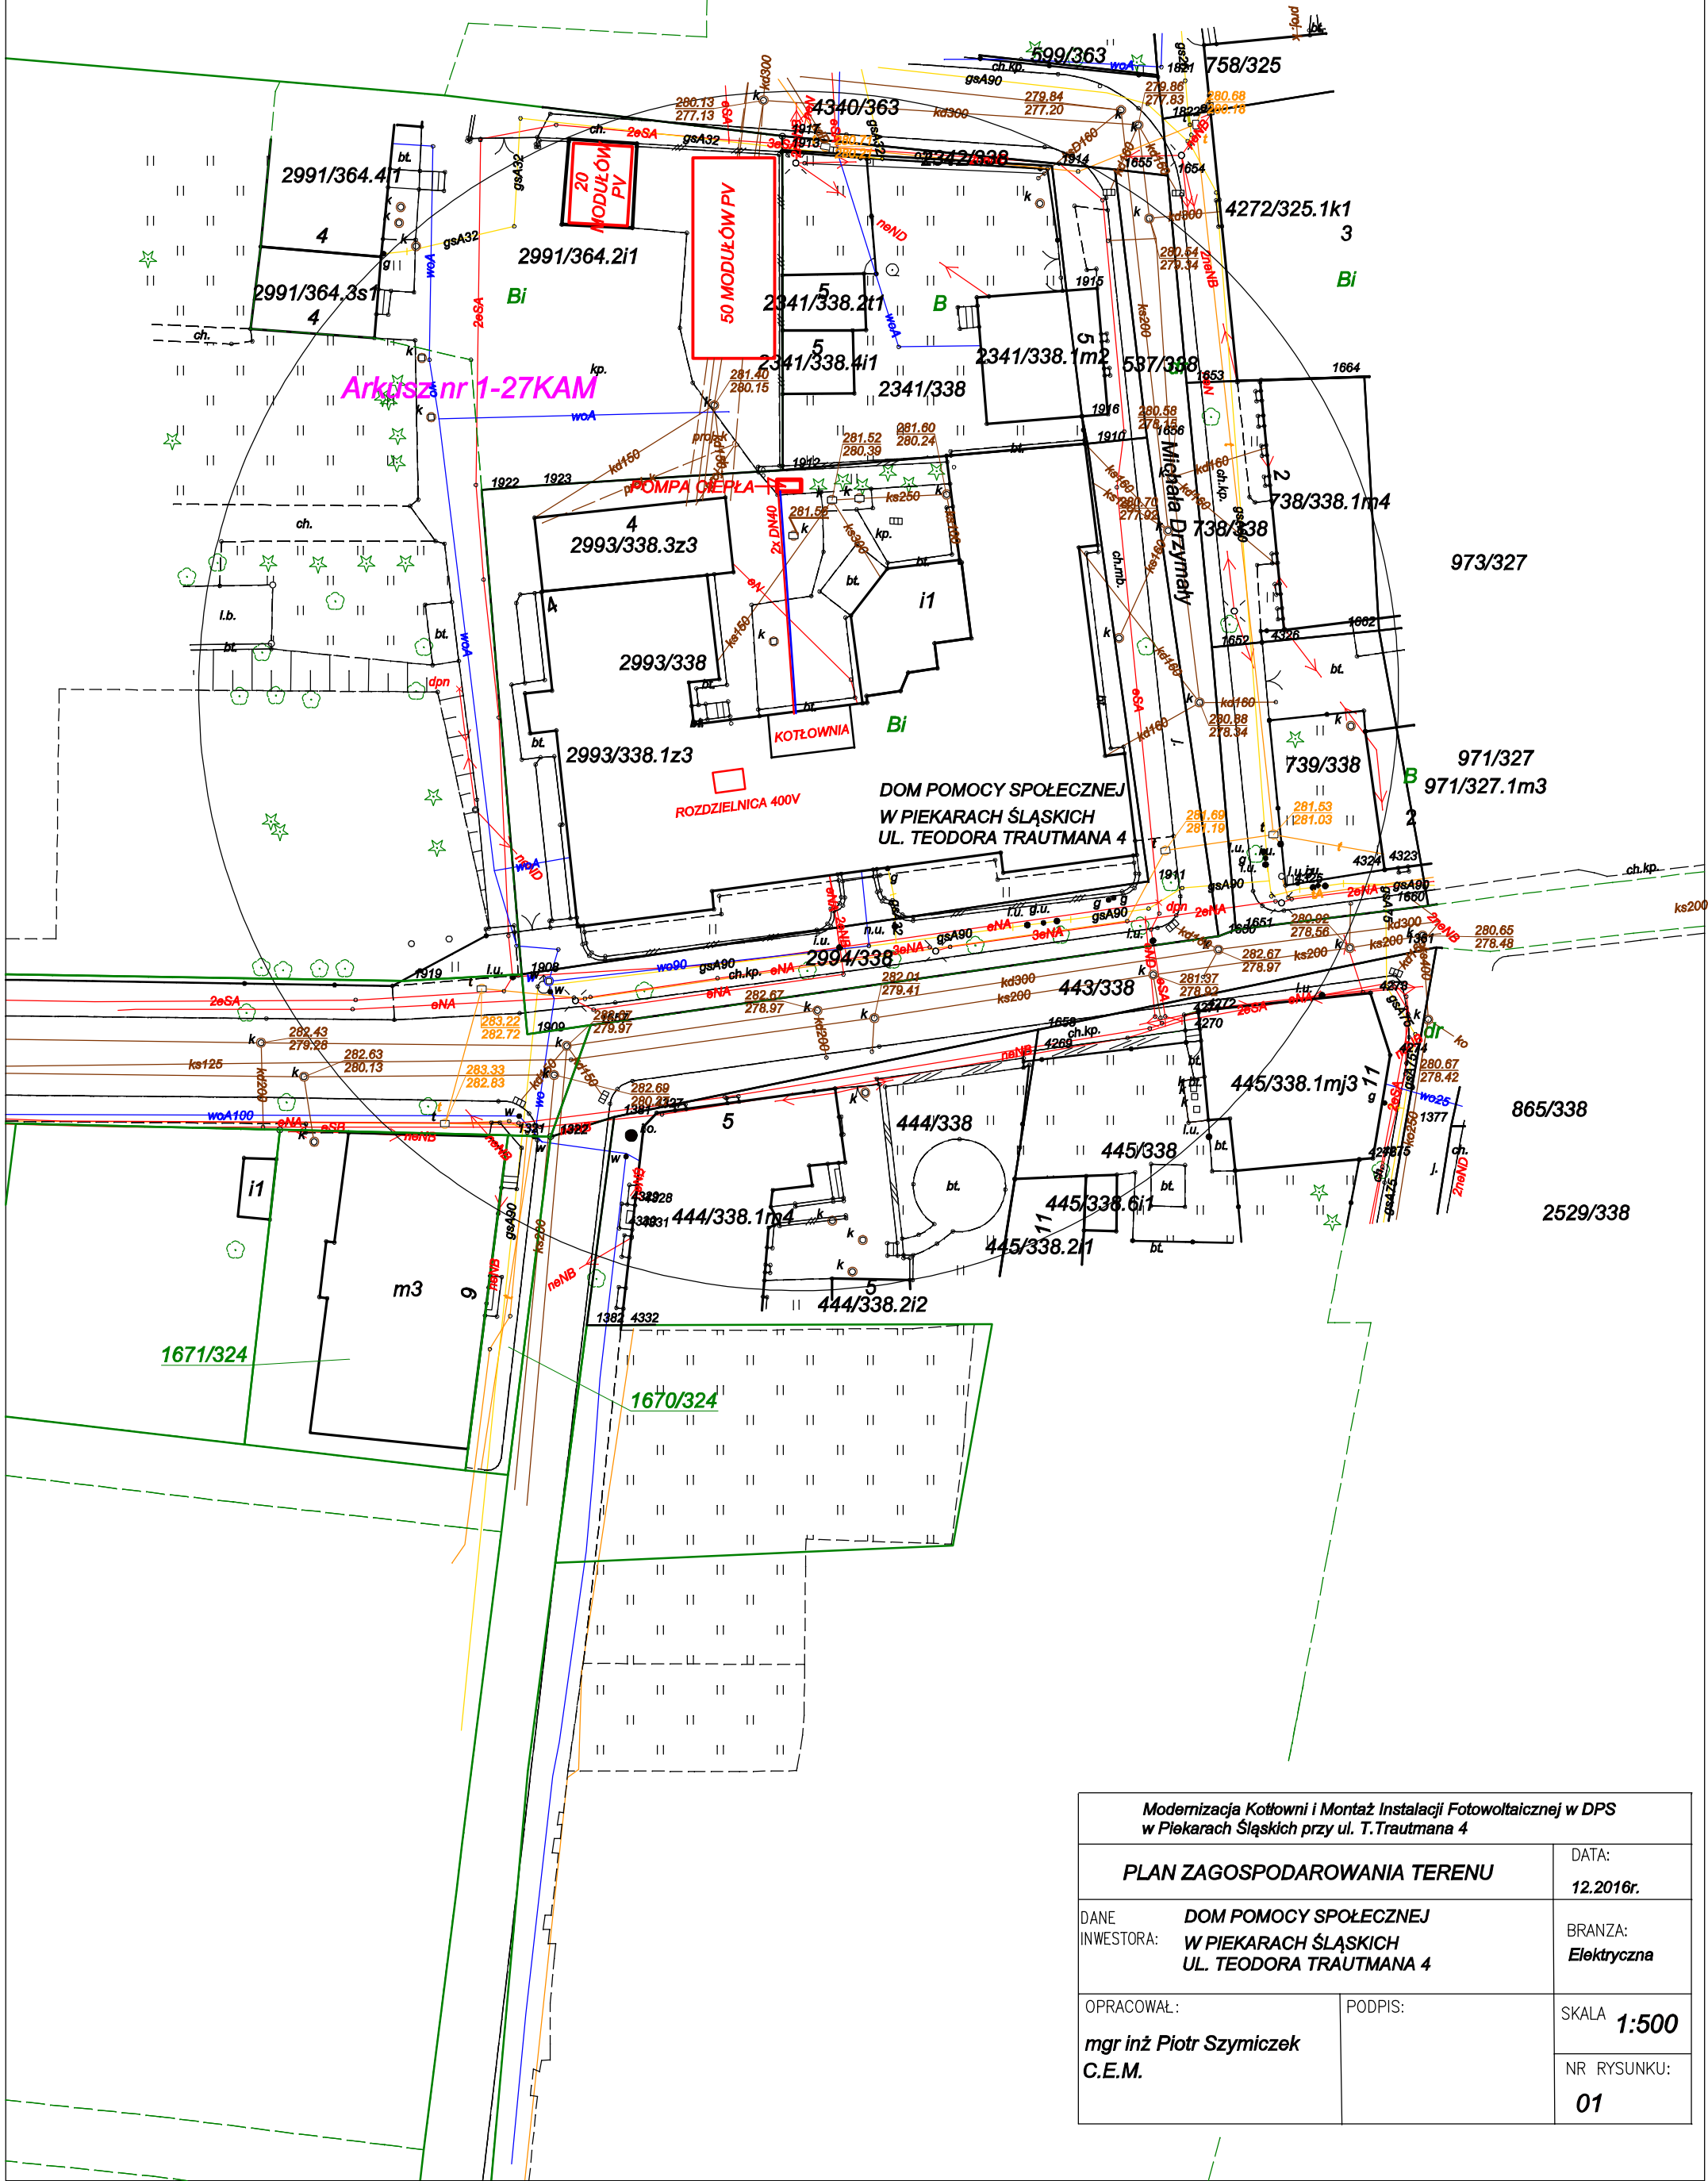

Modernizacja Kuchni i Montaż Instalacji Fotowoltaicznej w DPS w Piekarach Śląskich przy ul. T. Trautmana 4		DATA:
PLAN ZAGOSPODAROWANIA TERENU		12.2016r.
DANE INWESTORA:	DOM POMOCY SPOŁECZNEJ W PIEKARACH ŚLĄSKICH UL. TEODORA TRAUTMANA 4	BRANZA: Elektryczna
OPRACOWAŁ:	mgr inż Piotr Szymiczek C.E.M.	SKALA 1:500
PODPIS:		NR RYSUNKU: 01